
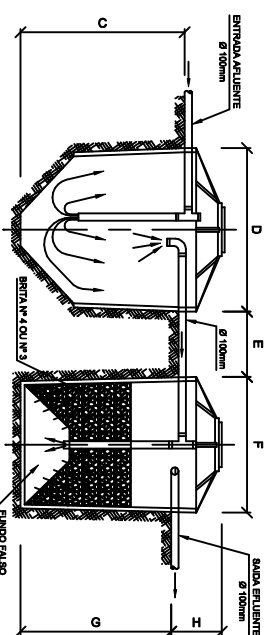


PROJETO DE ESGOTAMENTO SANITÁRIO
FOSSA SÉPTICA FILTRO ANERÓBIO -

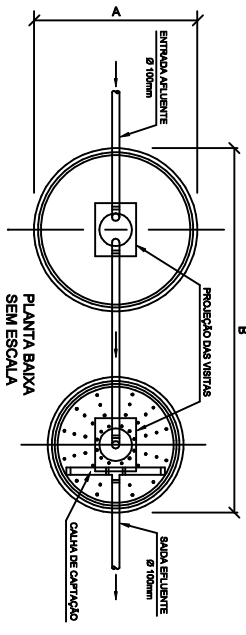

NOTA: - As medidas foram verificadas no terreno, considerando o terreno plano e a profundidade da fossa séptica de 1,50m.

PERFIL HIDRÁULICO

TIPO DE CONJUNTO	MEDIDAS EM METRO									
	A	B	C	D	E	F	G	H	I	J
CONJUNTO DE RESECA	1,50	2,10	2,10	2,10	2,10	2,10	2,10	2,10	2,10	2,10
CONJUNTO DE RESECA	1,50	2,10	2,10	2,10	2,10	2,10	2,10	2,10	2,10	2,10
SISTEMA DE COORDENADAS

coordenadas plans sistema UTM

origem das coordenadas
ELIPSÓIDE WGS 84

N equador acrescido de 10.000.000m
E MC 45 acrescido de 500.000m


COORDENADAS GEODÉSICAS
DO PONTO

latitude=
longitude=

ORIENTAÇÃO

convergencia e declinação do ponto
elipsóide WGS 84

latitude=
longitude=
data=

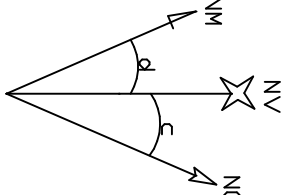

c= convergência
meridiana: 01
37°11.397247"
d= declinação
magnética- 19
37°19.124827"
ad= variação anual
da declinação
magnética: 00 06'
40.598562"

TÍTULO
Condomínio de Lotes
FLOR DO CAMPO

FOLHA:
01

OBJETIVO
Projeto de Condomínio de Lotes, situado a margem da Estrada da Reto zona rural de Bod Sorte Distrito de Cantagalo rj.

TÉCNICO RESP: _____

O PROPRIETÁRIO _____
Darlene Martins Ismério de Albuquerque

ÁREA TOTAL ENCONTRADA
33.778,61m2

FORMATO A2
escala 1/ 1.100
data junho 2018

A.B. Serviços de Topografia

Georeferenciamento com processamento de dados de Propriedades Rurais para atendimento ao INCRA

CAR Cadastro Ambiental Rural

Reserva Legal para aprovação no INCRA

BARROSA Tel: 22- 98166-1166 / 999665398

CEA R. 22- 981196756

ANIZIO Tel: 22- 981196756


Contagalo RJ

Assinado por engenharia credenciada (INCRA)


Equipamento geodésico Sph + 1 ppi típico

ps processamento cartográfico 1km + 2 ppi típico


GRS PROMARK 2

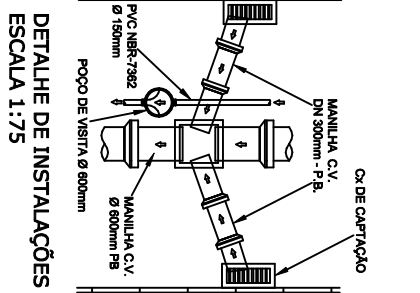


DETALHE DE INSTALAÇÕES
ESCALA 1:75

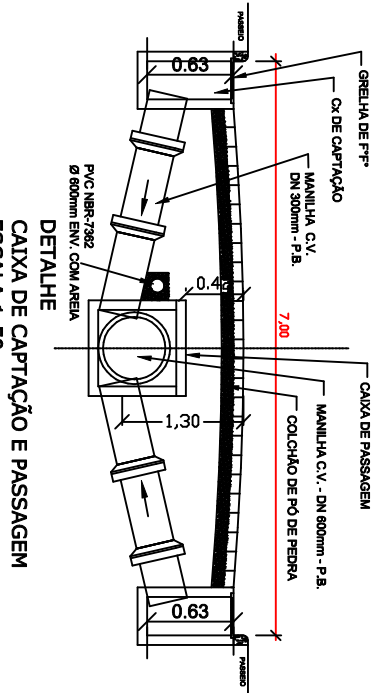

CAIXA DE CAPTAÇÃO E PASSAGEM
ESCALA 1:50

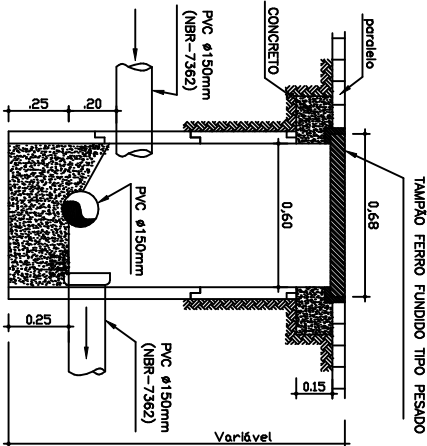

CORTE P.V.
ESC.: 1:20

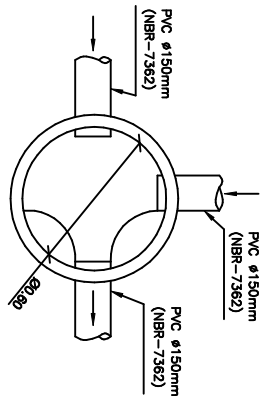

PLANTA BAIXA P.V.
ESC.: 1:20

Darlene Martins Ismério de
Albuquerque

Deusdet Bard Guimarães

Deusdet Bard Guimarães

